



管综标准横断面图

(紫岭路)

注:

- 1、本图比例采用1:200, 单位除标高以米计外其余均以厘米计。
- 2、图中路灯型式仅为示意。



工程名	明溪县河滨北路排水防涝基础设施建设项目(四期)	分项名	给排水工程	审核	林兆吉	专业负责人	林兆吉	设计	林兆吉	设计阶段	方案设计	图号	FA-04-01
图名	管综标准横断面图一	工程号		项目负责人	林兆吉	校对	林兆吉	制图	林兆吉	比例		日期	2024-10

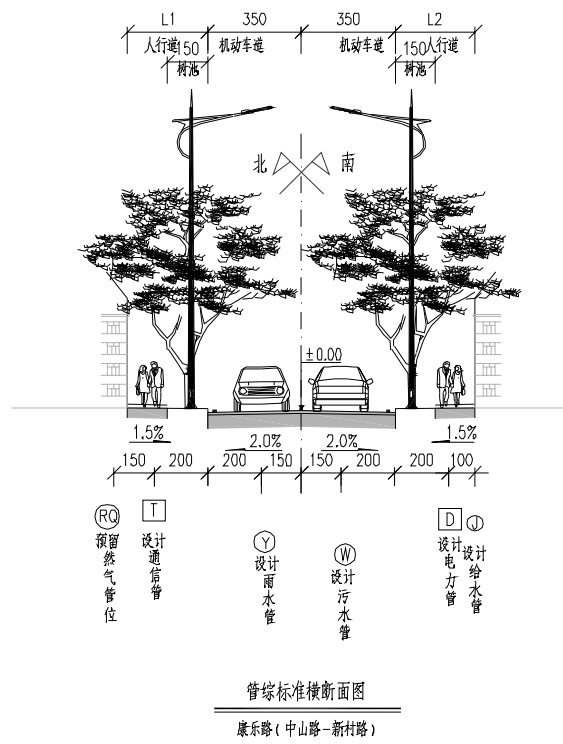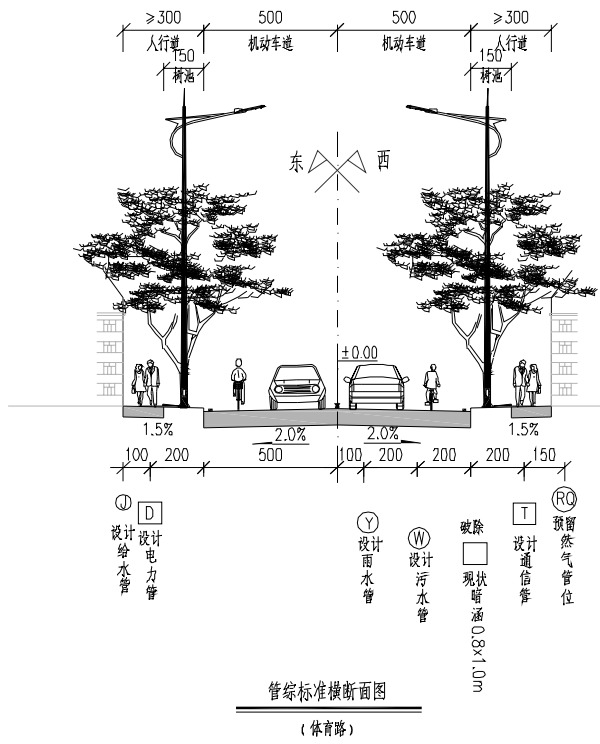

注：
1、本图比例采用1:200，单位除标高以米计外其余均以厘米计。
2、图中路灯型式仅为示意。




工程名	明溪县河滨北路排水防涝基础设施建设项目(四期)	分项名	给排水工程	审核	林兆杰	专业负责人	林兆杰	设计	林兆杰	设计阶段	方案设计	图号	FA-04-02
图名	管综标准横断面图二		工程号	项目负责人	林兆杰	校对	林兆杰	制图	林兆杰	比例		日期	2024-10

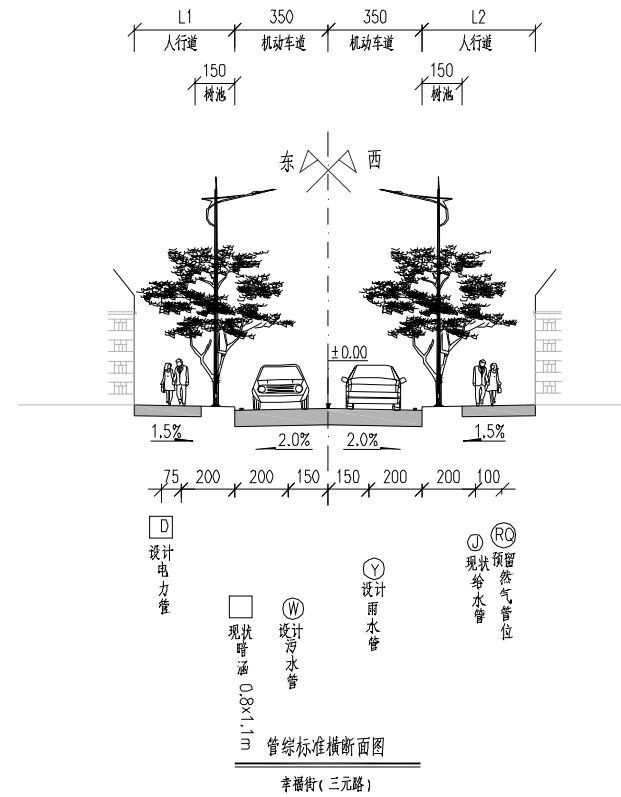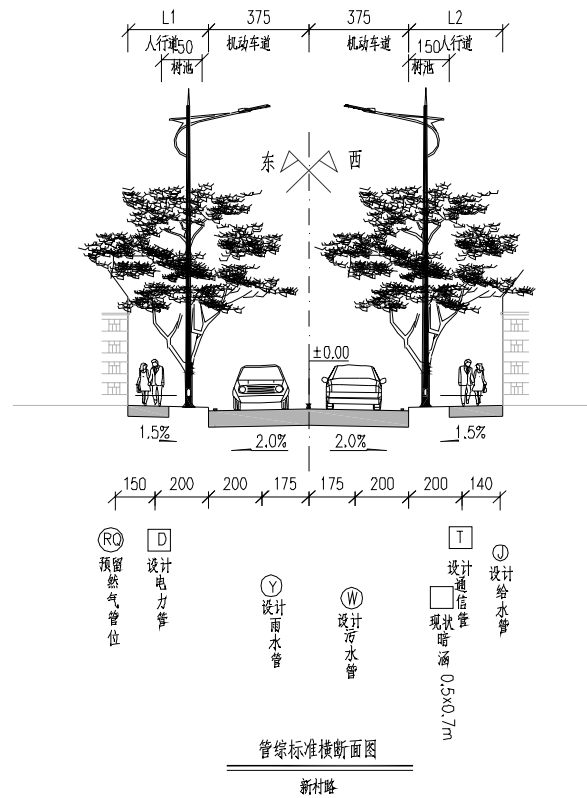

注:


- 1、本图比例采用1:200, 单位除标高以米计外其余均以厘米计。
- 2、图中路灯型式仅为示意。

工程名	明溪县河滨北路排水防涝基础设施建设项目(四期)	分项名	给排水工程	审核	林兆吉	专业负责人	林兆吉	设计	林兆吉	设计阶段	方案设计	图号	FA-04-03
图名	管综标准横断面图三		工程号	项目负责人	林兆吉	校对	林兆吉	制图	林兆吉	比例		日期	2024-10

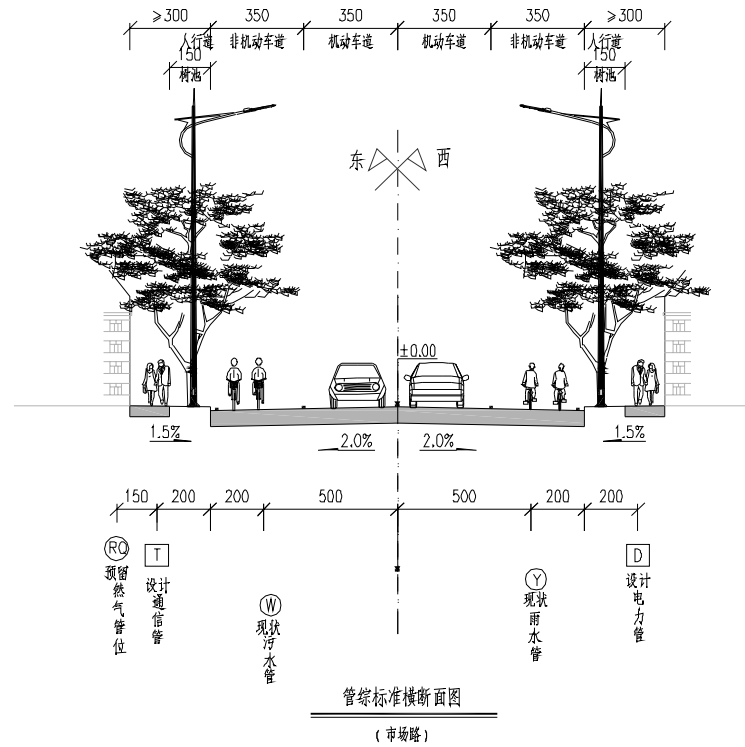

注：
 1、本图比例采用1:200，单位除标高以米计外其余均以厘米计。
 2、图中路灯型式仅为示意。

工程名	明溪县河滨北路排水防涝基础设施建设项目(四期)	分项名	给排水工程	审核	林兆吉	专业负责人	林兆吉	设计	林兆吉	设计阶段	方案设计	图号	FA-04-04
图名	管综标准横断面图四	工程号		项目负责人	林兆吉	校对	林兆吉	制图	林兆吉	比例		日期	2024-10

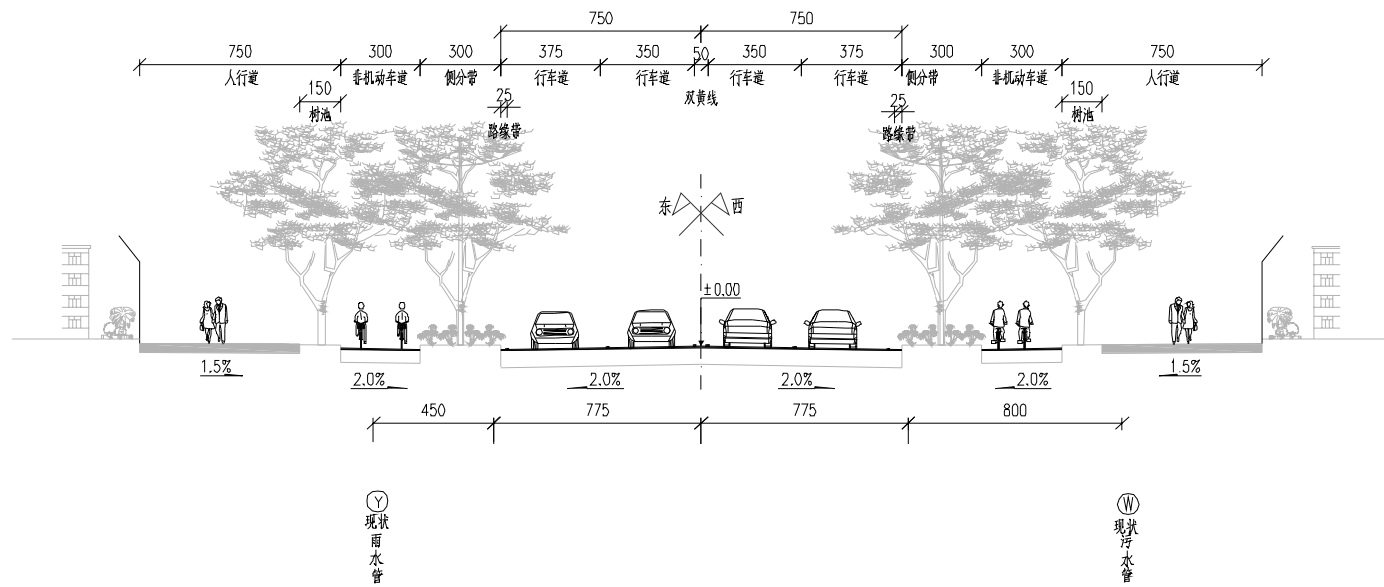

管综标准横断面图
(金家路)

注:

- 1、本图比例采用1:200,单位除标高以米计外其余均以厘米计。
- 2、图中路灯型式仅为示意。

工程名	明溪县河滨北路排水防涝基础设施建设项目(四期)	分项名	给排水工程	审核	林兆吉	专业负责人	林兆吉	设计	林兆吉	设计阶段	方案设计	图号	FA-04-05
图名	管综标准横断面图五	工程号		项目负责人	林兆吉	校对	林兆吉	制图	林兆吉	比例		日期	2024-10